

**POMIAR SYT - WYS Z UZBROJENIEM  
PODZIEMNYM BEZ POMIARU GRANIC**



Szczyrk ul. Turystyczna, Zdrowia, Beskidzka

wyk. mgr inż. J. Smoczyński  
kś. zam. 103/2001  
Szczyrk 01.06.2001r

zasięg pomiaru

mgr inż. JAROSŁAW SMOCZYŃSKI  
GEODETA UPRAWNIONY  
Polski M.G.P.18 nr 12127  
43-300 SZCZYRK - Skrz. pocz. 48  
ul. Jasna 9 - Tel. 817-87-30

2001-06-11  
Ep. 383/2001

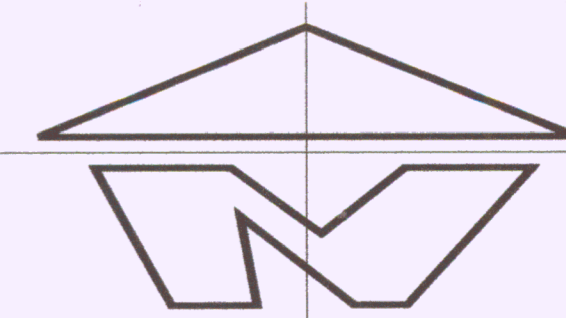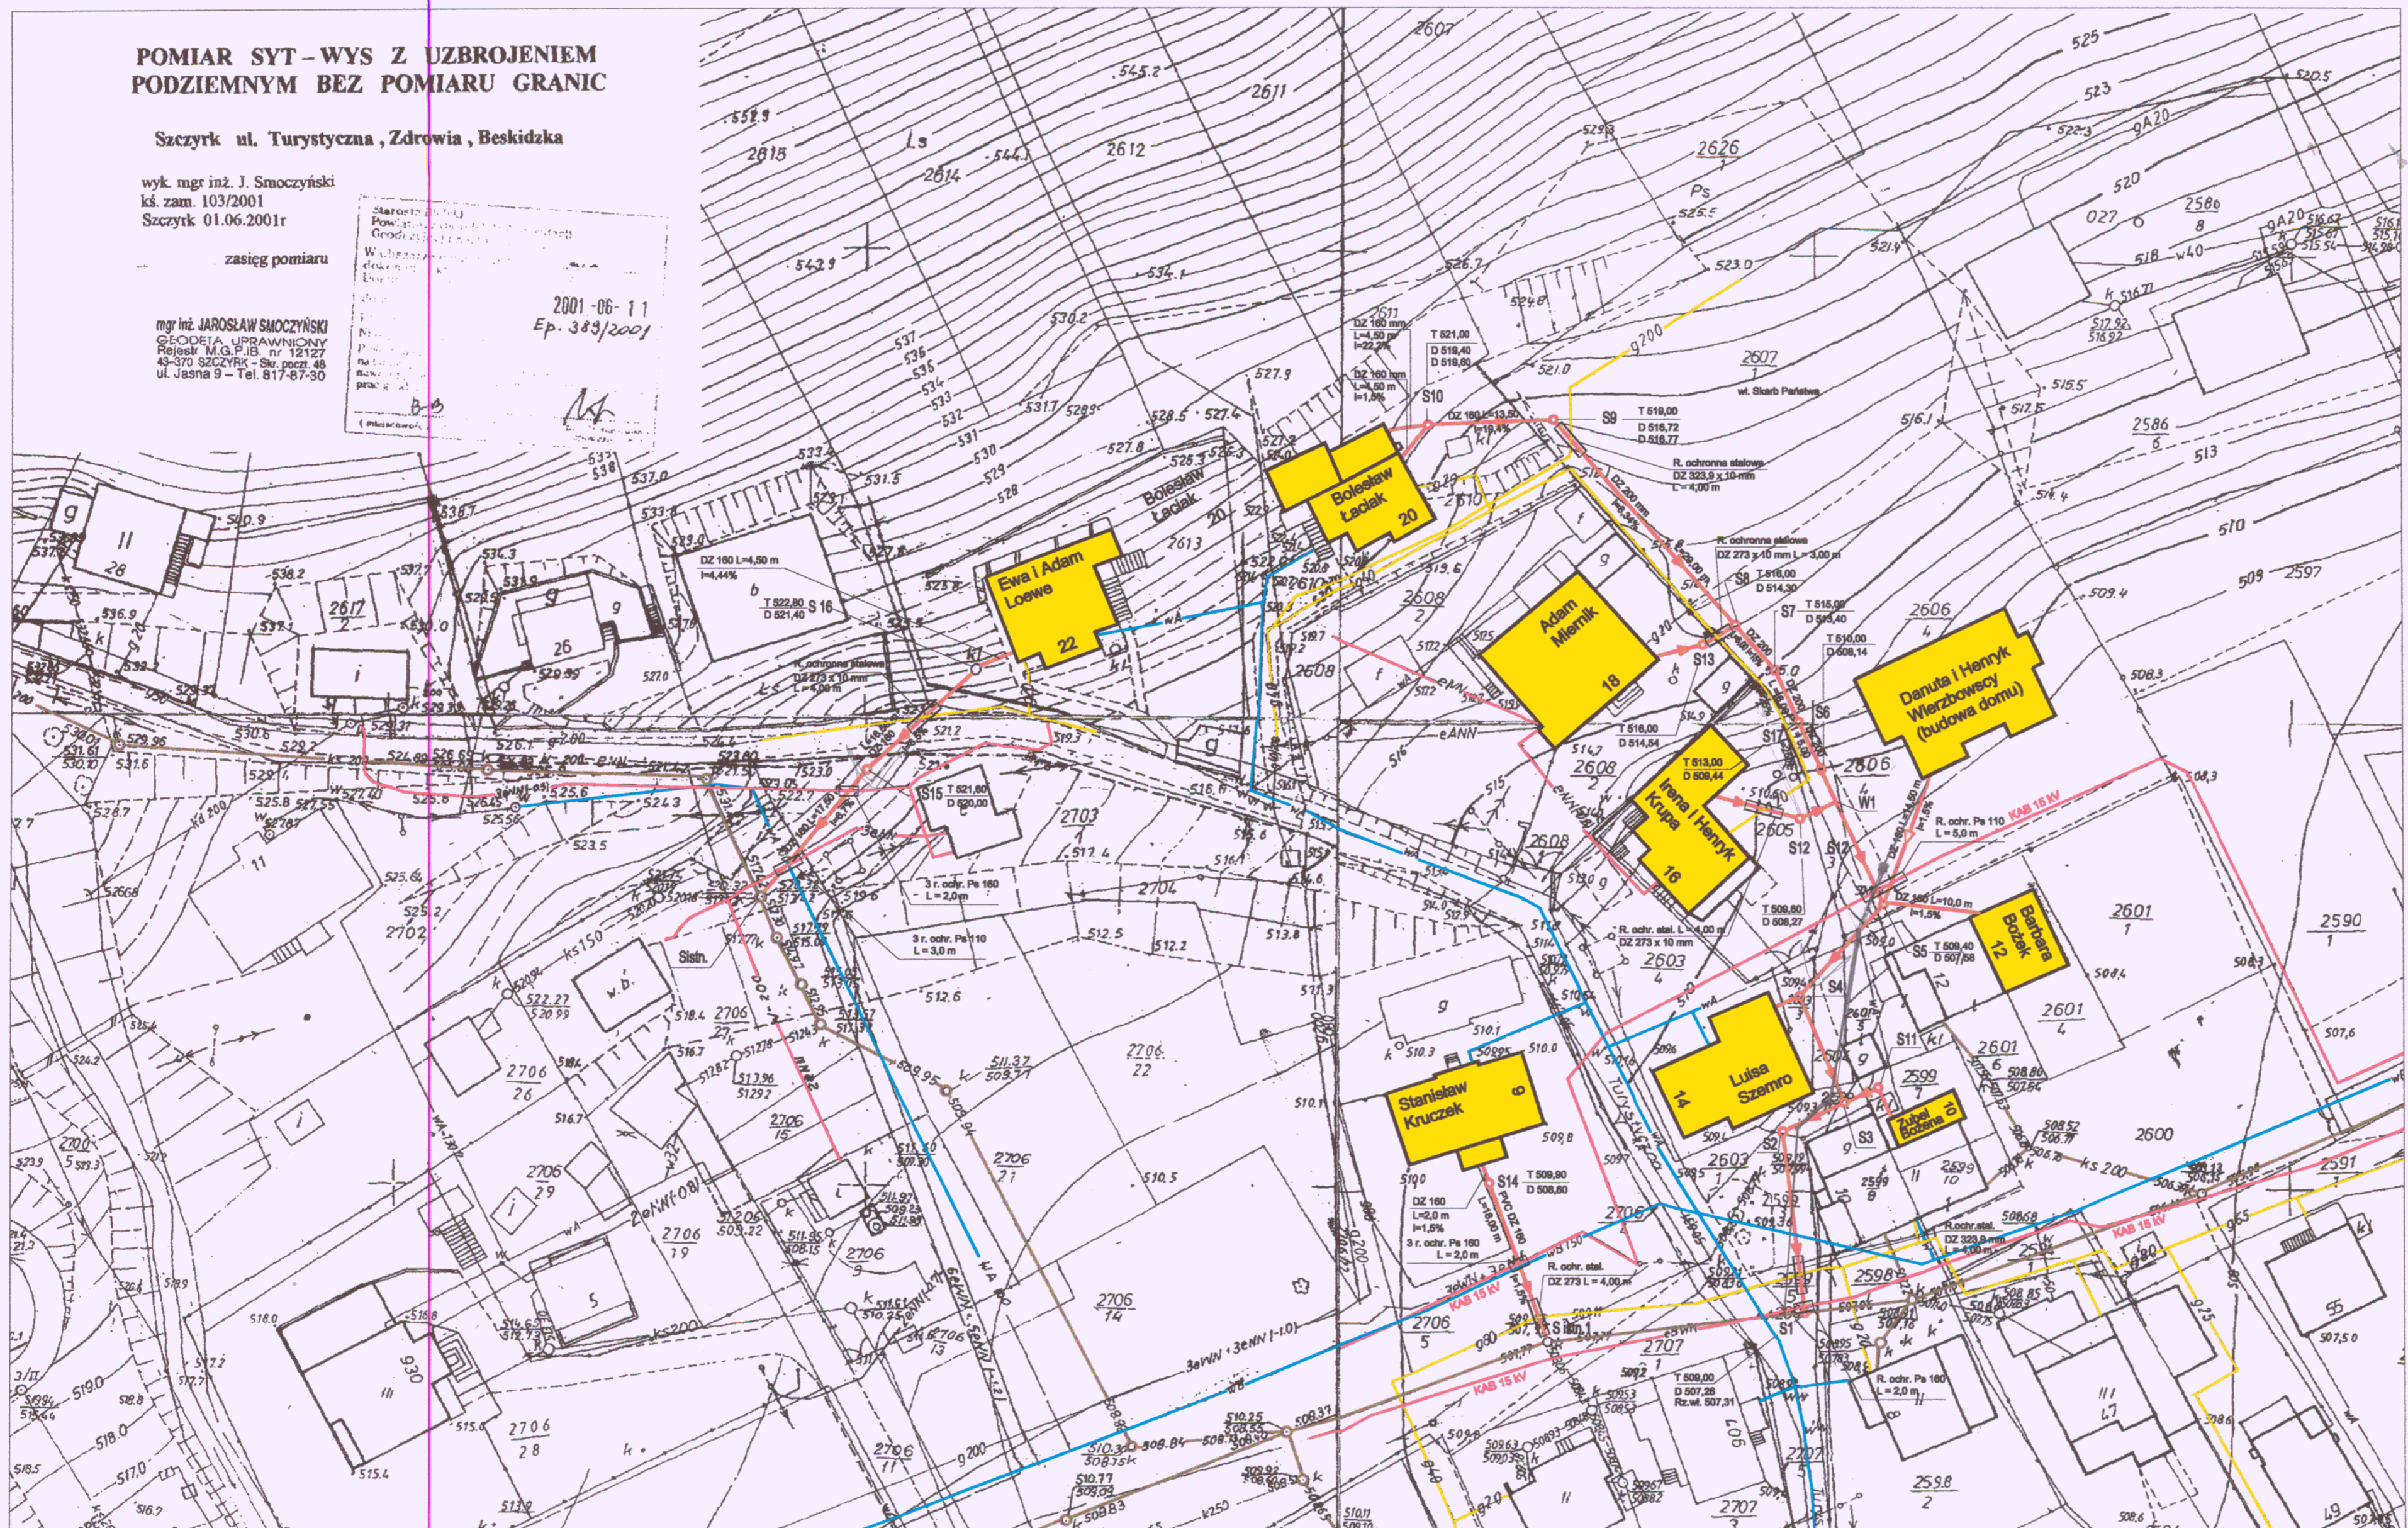

**LEGENDA:**

- Projektowana kanalizacja sanitarna
- Istniejący kanał sanitarny DN 200 mm
- Istniejący kabel energetyczny WN i NN
- Istniejące rurociągi gazociągowe
- Istniejące rurociągi wodociągowe

<b>PRACOWNIA PROJEKTOWANIA SIECI ZEWNĘTRZNYCH I OBIEKTÓW GOSPODARKI WODNO-SIEKOWEJ</b> mgr inż. Władysława Pąkińska 43-300 Bielsko - Biala ul. Wspólna 54 tel./fax 814-13-13		
Tytuł opracowania: Projekt budowlany kanalizacji sanitarnej w rejonie ulic Turystycznej i Beskidzkiej w Szczyрку.		
Tytuł rysunku: Plan zagospodarowania terenu. Lokalizacja projektowanej kanalizacji sanitarnej.		
Zamawiający: Właściciele nieruchomości	Skala: 1 : 500.	
wg wykazu w części opisowej projektu.		
Projektował: mgr inż. Władysława Pąkińska		Data opracowania: październik 2001 r.
Uprawnienia budowlane: Nr ewidencyjny: B-B. 50/75 § 13 ust. 1 pkt 4 lit. a,b,c.		Nr rysunku: 03.