




Starosta Bielski

Potwierdza się, że niniejszy dokument został opracowany w wyniku prac geodezyjnych i kartograficznych, których rezultaty zawiera operat techniczny wpisany do ewidencji materiałów państwowego zasobu geodezyjnego i kartograficznego

za nr P.2402.2017.1555 w dniu 25.02.2017

Inst. zastępca i podpis w imieniu Starosty
Katarzyna Gabryś

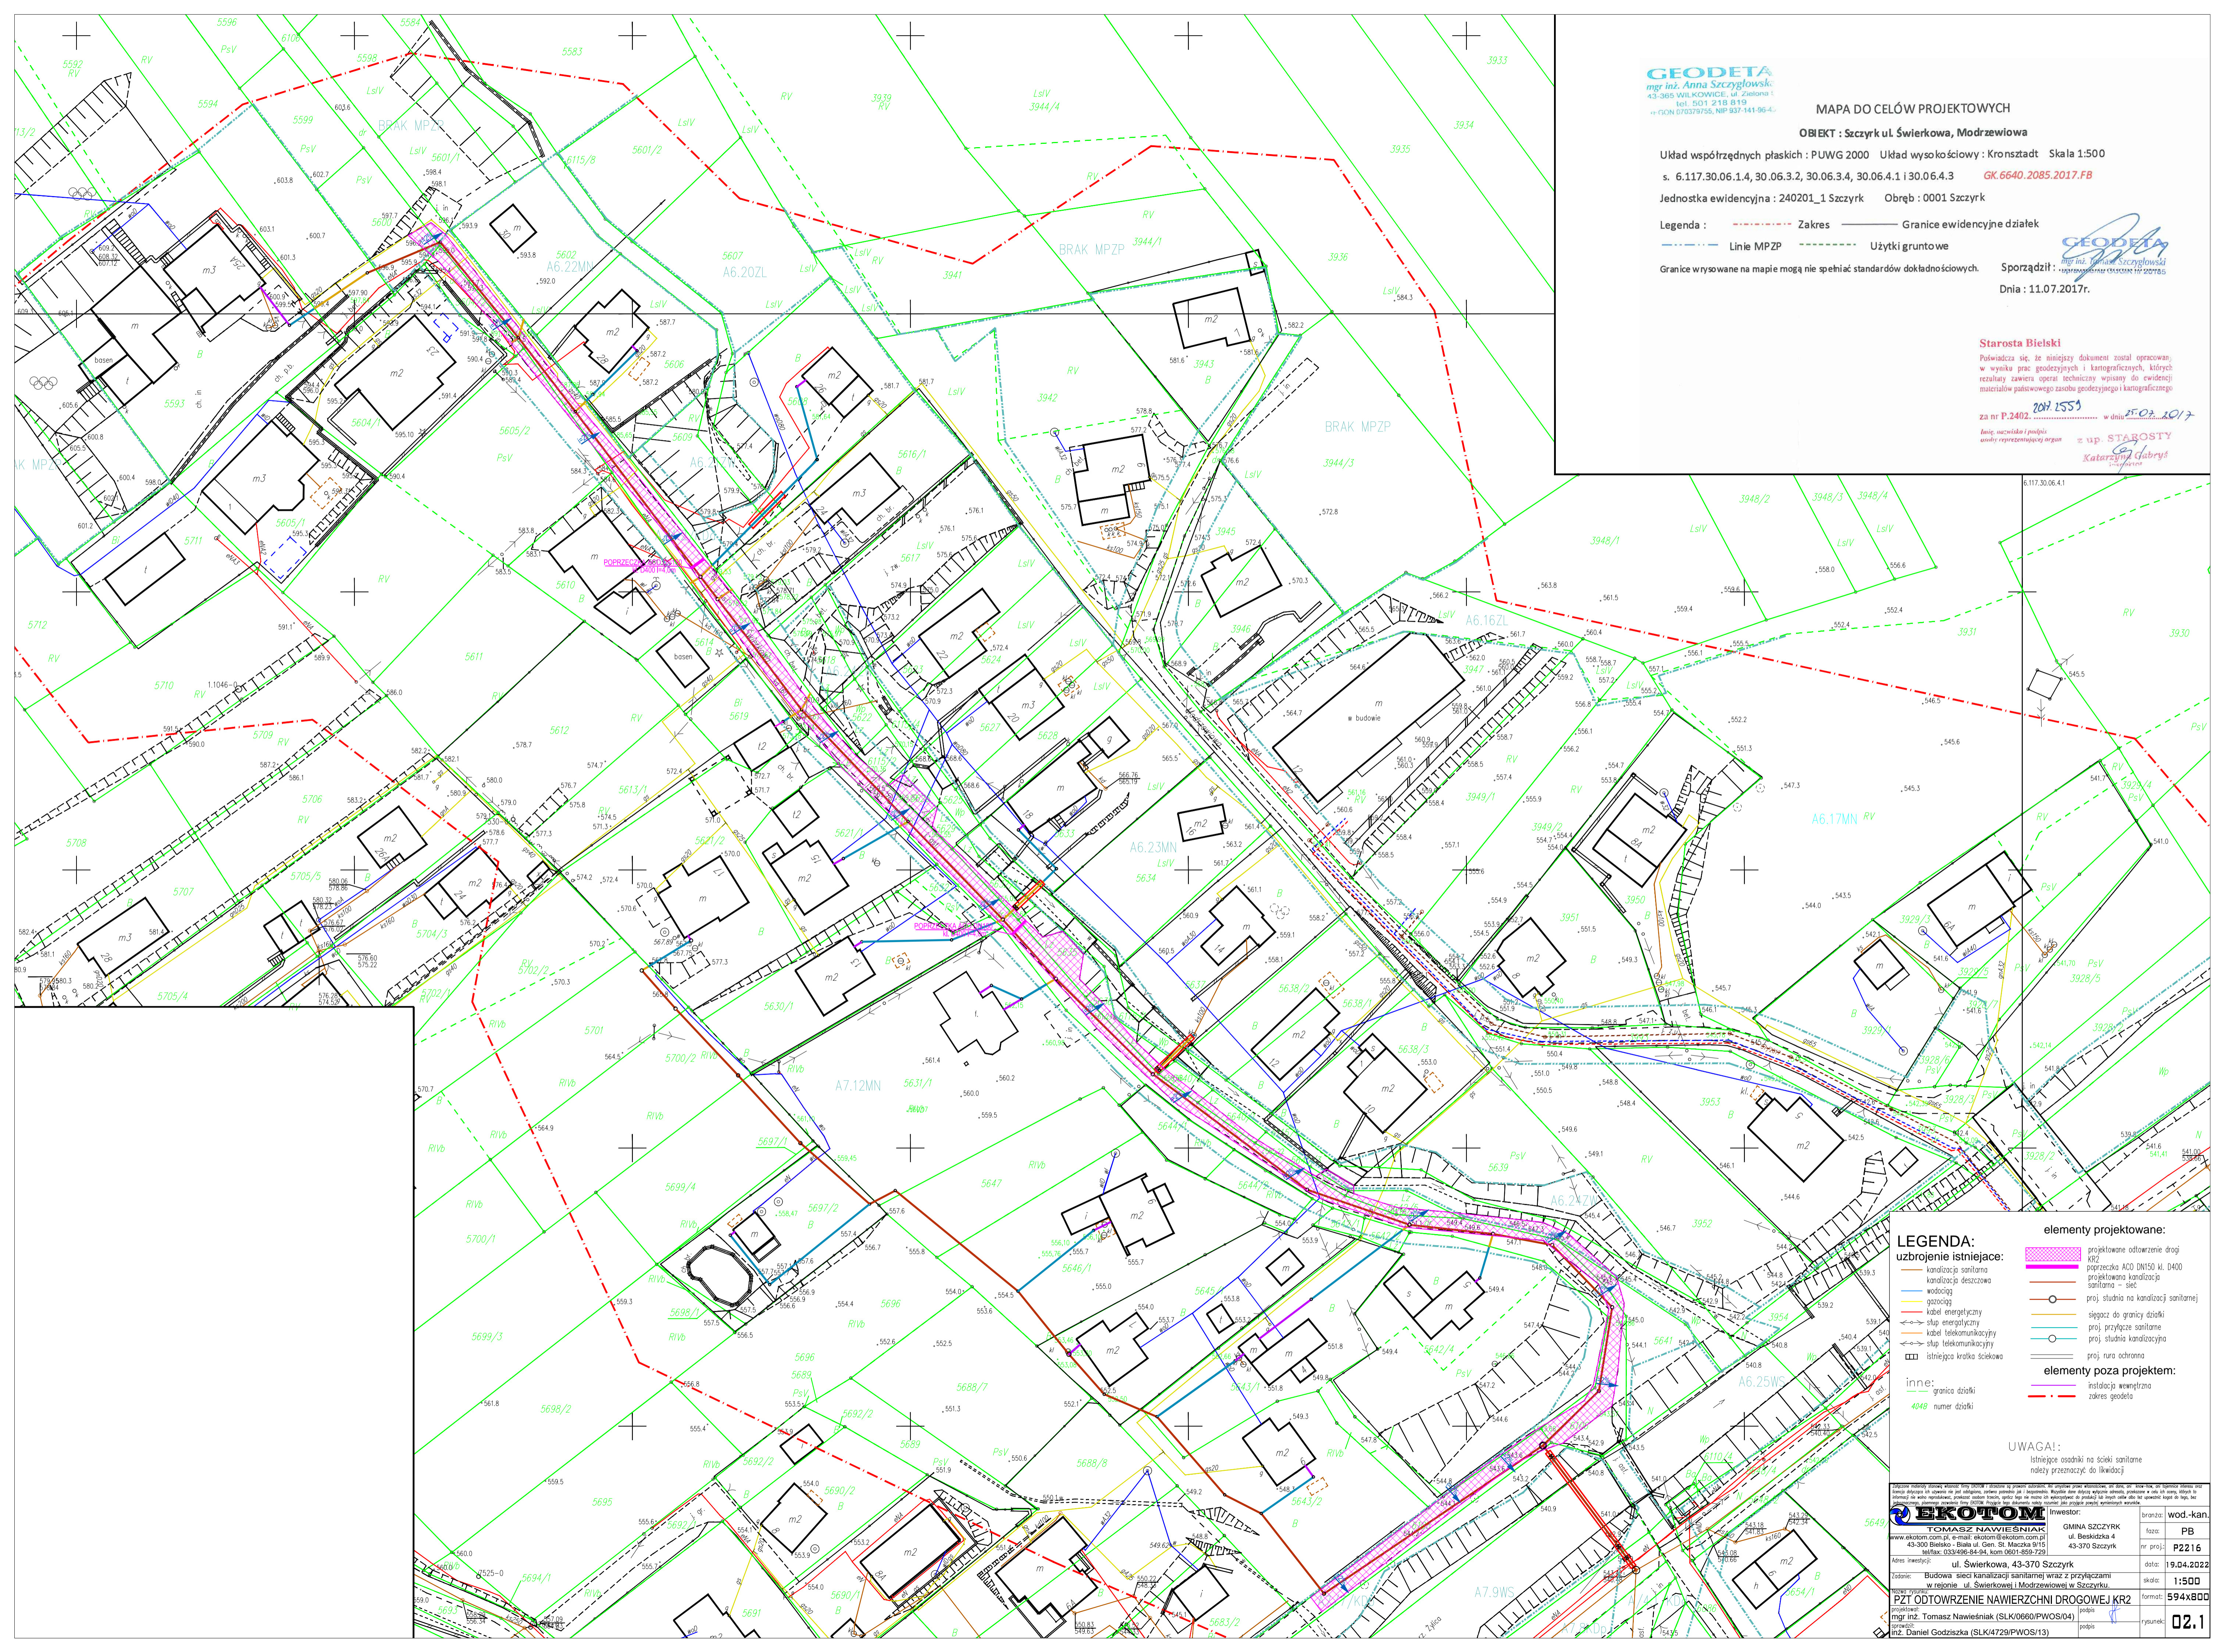

LEGENDA:

uzbrojenie istniejące:
 - kanalizacja sanitarne
 - kanalizacja deszczowa
 - wodociąg
 - gazociąg
 - kabel energetyczny
 - słup energetyczny
 - słup telekomunikacyjny
 - słup telekomunikacyjny
 - istniejąca kratka ściekowa

inne:
 - granica działki
 - 4048 numer działki

elementy projektowane:
 - projektowane odwodnienie drogi
 - poręczka ACO DN150 kl. D400
 - projektowana kanalizacja deszczowa
 - projektowana kanalizacja sanitarne - sieć
 - studnia na kanalizacji sanitarnej
 - siegacz do granicy działki
 - projekt przyłącze sanitarne
 - projekt studnia kanalizacyjna
 - projekt rura ochronna

elementy poza projektem:
 - instalacja wewnętrzna
 - zakres geodeta

UWAGA!
 Istniejące osadniki na sieci sanitarnej należy przemieścić do likwidacji

EKOTOM		Inwestor: GMINA SZCZYRK		branża: wod.-kan.	
mgr inż. Tomasz Nawiesnik		ul. Beskidzka 4		nr proj.: PB	
www.ekotom.com.pl, e-mail: ekotom@ekotom.com.pl		43-370 Szczyrk		nr proj.: P22.16	
43-300 Bielsko - Biala ul. Gen. St. Maczka 9/15				data: 19.04.2022	
tel/fax: 033/694-64, kom: 0601-899-729				skala: 1:500	
Adres inwestycji: ul. Świerkowa, 43-370 Szczyrk				format: 594x800	
Zadanie: Budowa sieci kanalizacji sanitarnej wraz z przyłączami w rejonie ul. Świerkowej i Modrzewiowej w Szczyрку				projektant: mgr inż. Tomasz Nawiesnik (SLK/0660/PWOS/04)	
PZT ODTWORZENIE NAWIERZCHNI DROGOWYCH KR2				opracowanie: mgr inż. Daniel Godzińska (SLK/4729/PWOS/13)	
rysownik: 02.1					