

# AKTUALIZACJA MAPY SYTUACYJNO - WYSOKOŚCIOWEJ W ZAKRESIE SYTUACJI, WYSOKOŚCI I UZBROJENIA PODZIEMNEGO BEZ POMIARU GRANIC SZCZYRK - UL. SALMOPOLSKA

Starosta Bielski  
Powiatowy Ośrodek Dokumentacji  
Geodezyjnej i Kartograficznej

W obszarze oznaczonym linią (---) dokonano aktualizacji treści mapy zasadniczej. Dokumenty z pomiaru uzupełniającego przyjęto

do zasobu powiatowego w dniu 18.10.2007


i zaewidencjonowano pod nr KERG.3628/07

Niniejsza mapa może służyć do celów projektowych.

Projektowane obiekty budowlane wymagające pozwolenia na budowę podlegają wytyczeniu i inwentaryzacji powykonawczej przez jednostki uprawnione do wykonywania prac geodezyjnych.

(mięso) (nazwisko, podpis, stanowisko)  
(---) (data)

**Katarzyna Waluś**  
Inspektor

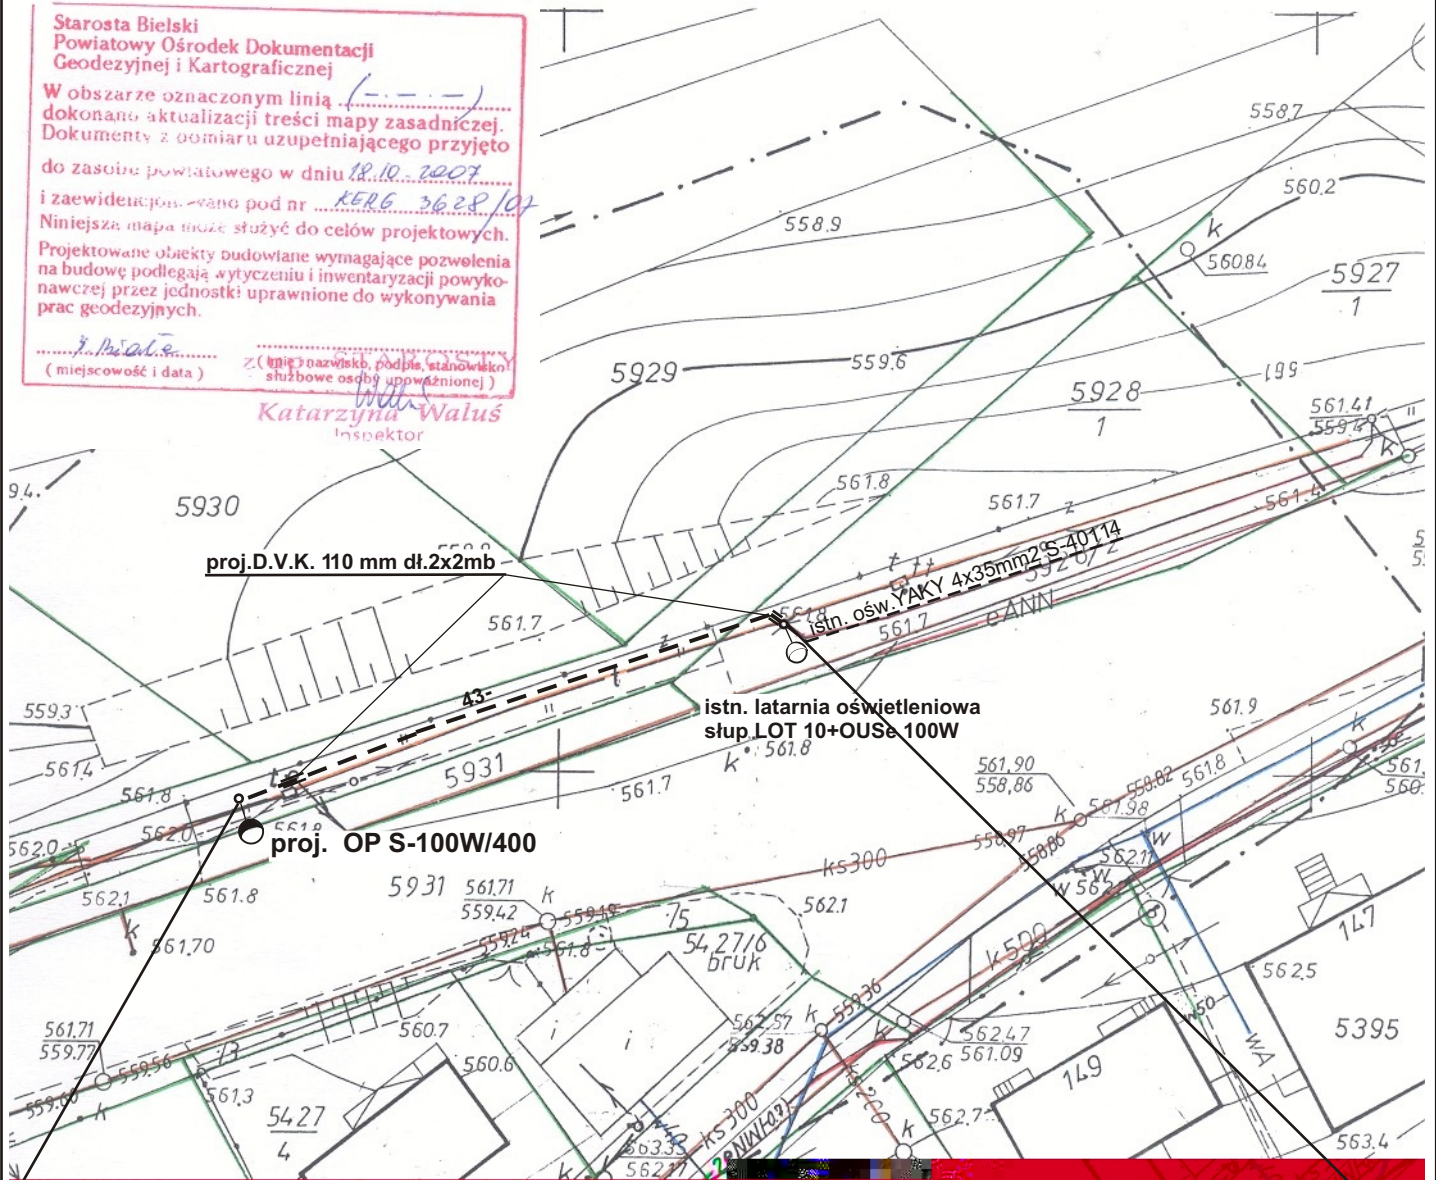

## PROJ. KABLOWA LINIA OŚWIETLENIA ULICZNEGO YAKY 4x35 dł. 43 mb

— Granice działek

--- Zakres pomiaru

### LEGENDA:

- istn. linia kablowa oświetlenia ulicznego.
- proj. linia kablowa oświetlenia ulicznego.
- istn. latarnia oświetleniowa.
- proj. słup oświetleniowy

Skala opracowania 1:500. Sekcja 541.441.1111

Wyk. mgr inż. Jarosław Smoczyński

Ks. rob. 272/2007

Szczyrk dn. 12.10.2007r

mgr inż. JAROSŁAW SMOCZYŃSKI  
GEODETA UPRAWNIENY  
Rejestr M.G.P. B. 12 17  
43-370 SZCZYRK, Ski, pocz. 43  
ul. Jasna 9 - Tel. 817-87441

### UKŁAD SIECI NN - TT

Nazwa obiektu: budowa oświetlenia ulicznego ze st. tr. S-123 Szczyrk Wodociągi		Branża: Elektryczna	Rys. nr IV/1/2
Adres obiektu: Szczyrk ul. Salmopolska odcinek 1		Podpis:	Skala: 1:500
Projektował: Roman Dobrzański		Nr uprawnień:	Data: 10-2007
Nazwa rysunku:	Plan sytuacyjny trasy linii oświetlenia ulicznego.		
Inwestor:	Urząd Miasta w Szczyrku 43-370 Szczyrk ul. Beskidzka 4		