


AKTUALIZACJA MAPY SYTUACYJNO - WYSOKOŚCIOWEJ W ZAKRESIE SYTUACJI, WYSOKOŚCI I UZBROJENIA PODZIEMNEGO BEZ POMIARU GRANIC SZCZYRK - UL. SALMOPOLSKA

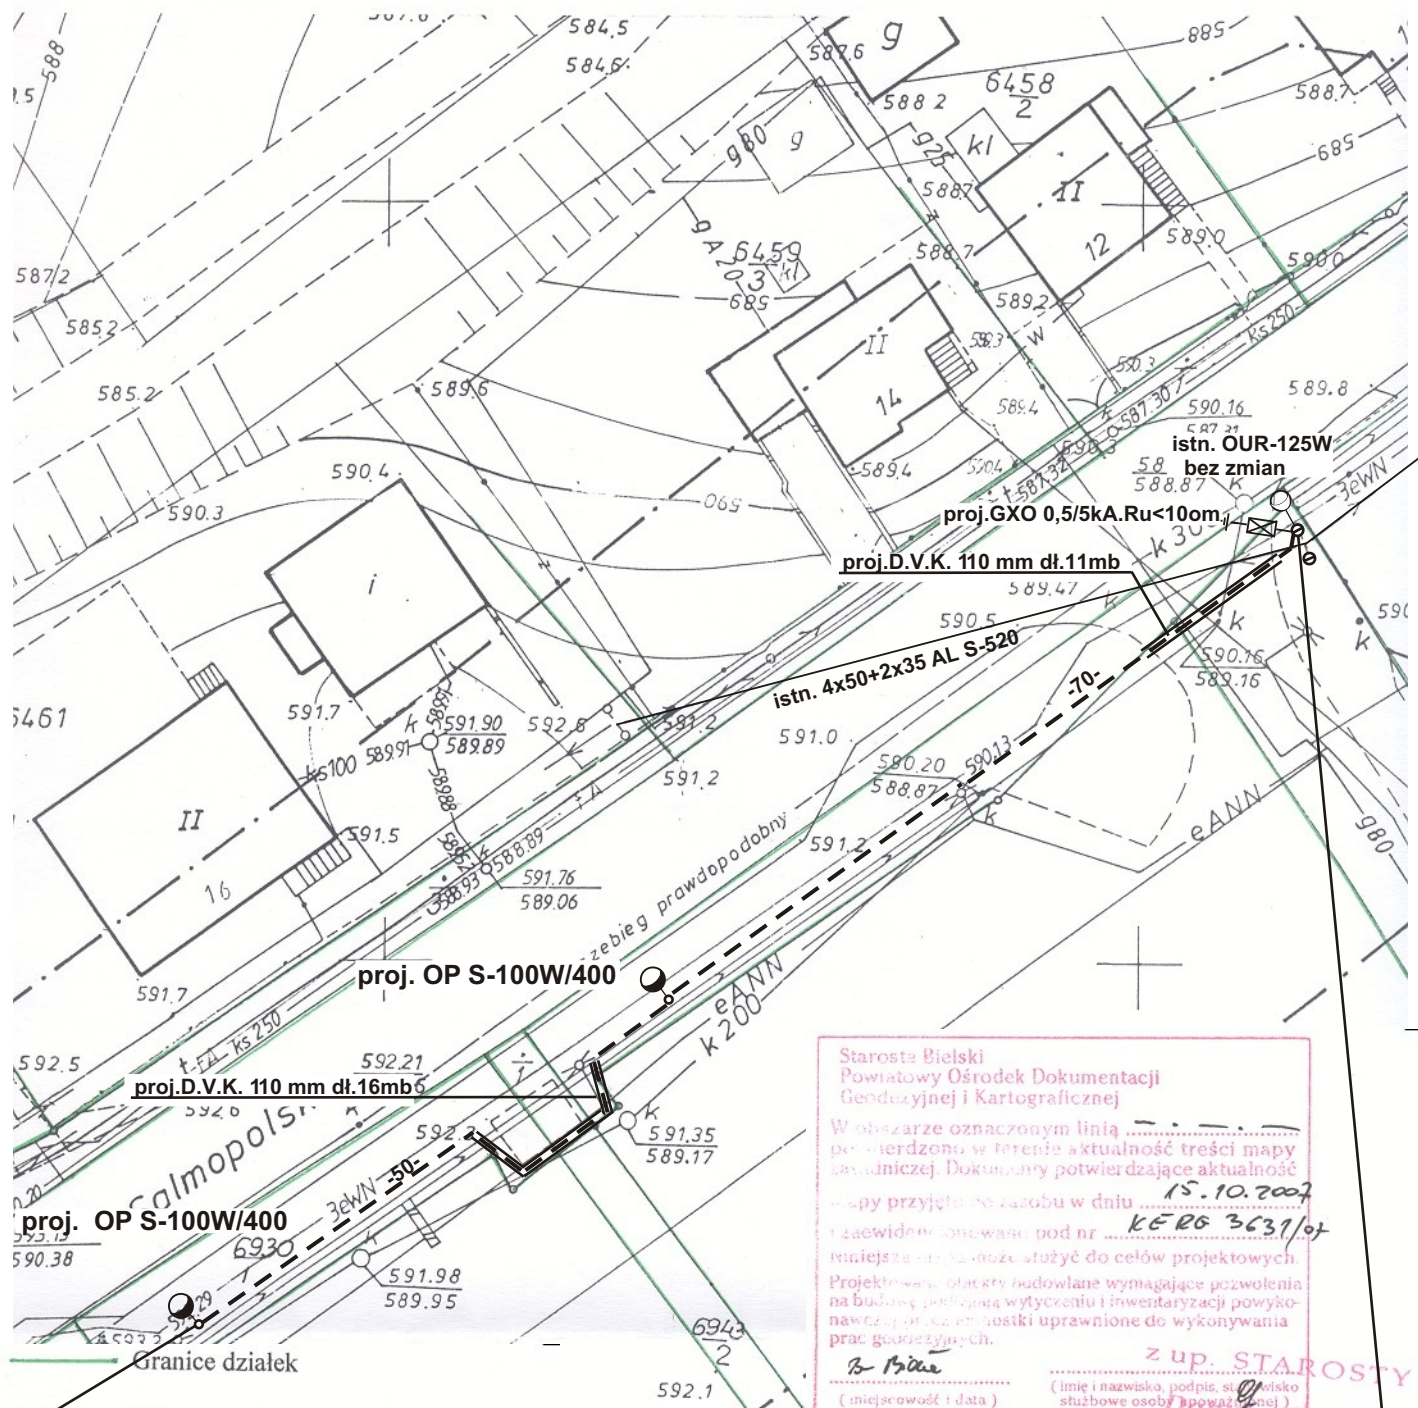

PROJ. KABLOWA LINIA OŚWIETLENIA ULICZNEGO YAKY 4x35 dł.120 mb

Skala opracowania 1:500. Sekcja 541.432.1543

UKŁAD SIECI NN - TT

Wyk. n	LEGENDA:
Ks. rol	istn. linia napowietrzna n.n.
Szczyr	proj. linia kablowa oświetlenia ulicznego.
	istn. słup linii n.n.
	proj. słupy parkowe oświetleniowe
	proj. oprawy oświetleniowe

mgr inż. ...
GEODETA UPRAWNIONY
Rejestri M.G.P.i.B. nr 12127
43-370 SZCZYRK - Skł. poczt. 43
ul. Jasna 9 - Tel. 81 77-87-30

Nazwa obiektu: budowa oświetlenia ulicznego ze st.tr. S-383 Szczyrk Gronie		Branża: Elektryczna	Rys. nr IV/2/2
Adres obiektu: Szczyrk ul.Salmopolska odcinek 2		Podpis:	Skala: 1:500
Projektował:	Roman Dobrzański	Nr uprawnień:	Data: 10-2007
Nazwa rysunku:	Plan sytuacyjny trasy linii oświetlenia ulicznego.		
Inwestor:	Urząd Miasta w Szczyrku 43-370 Szczyrk ul. Beskidzka 4		