


AKTUALIZACJA MAPY SYTUACYJNO - WYSOKOŚCIOWEJ W ZAKRESIE SYTUACJI, WYSOKOŚCI I UZBROJENIA PODZIEMNEGO BEZ POMIARU GRANIC SZCZYRK - UL. WIŚLAŃSKA

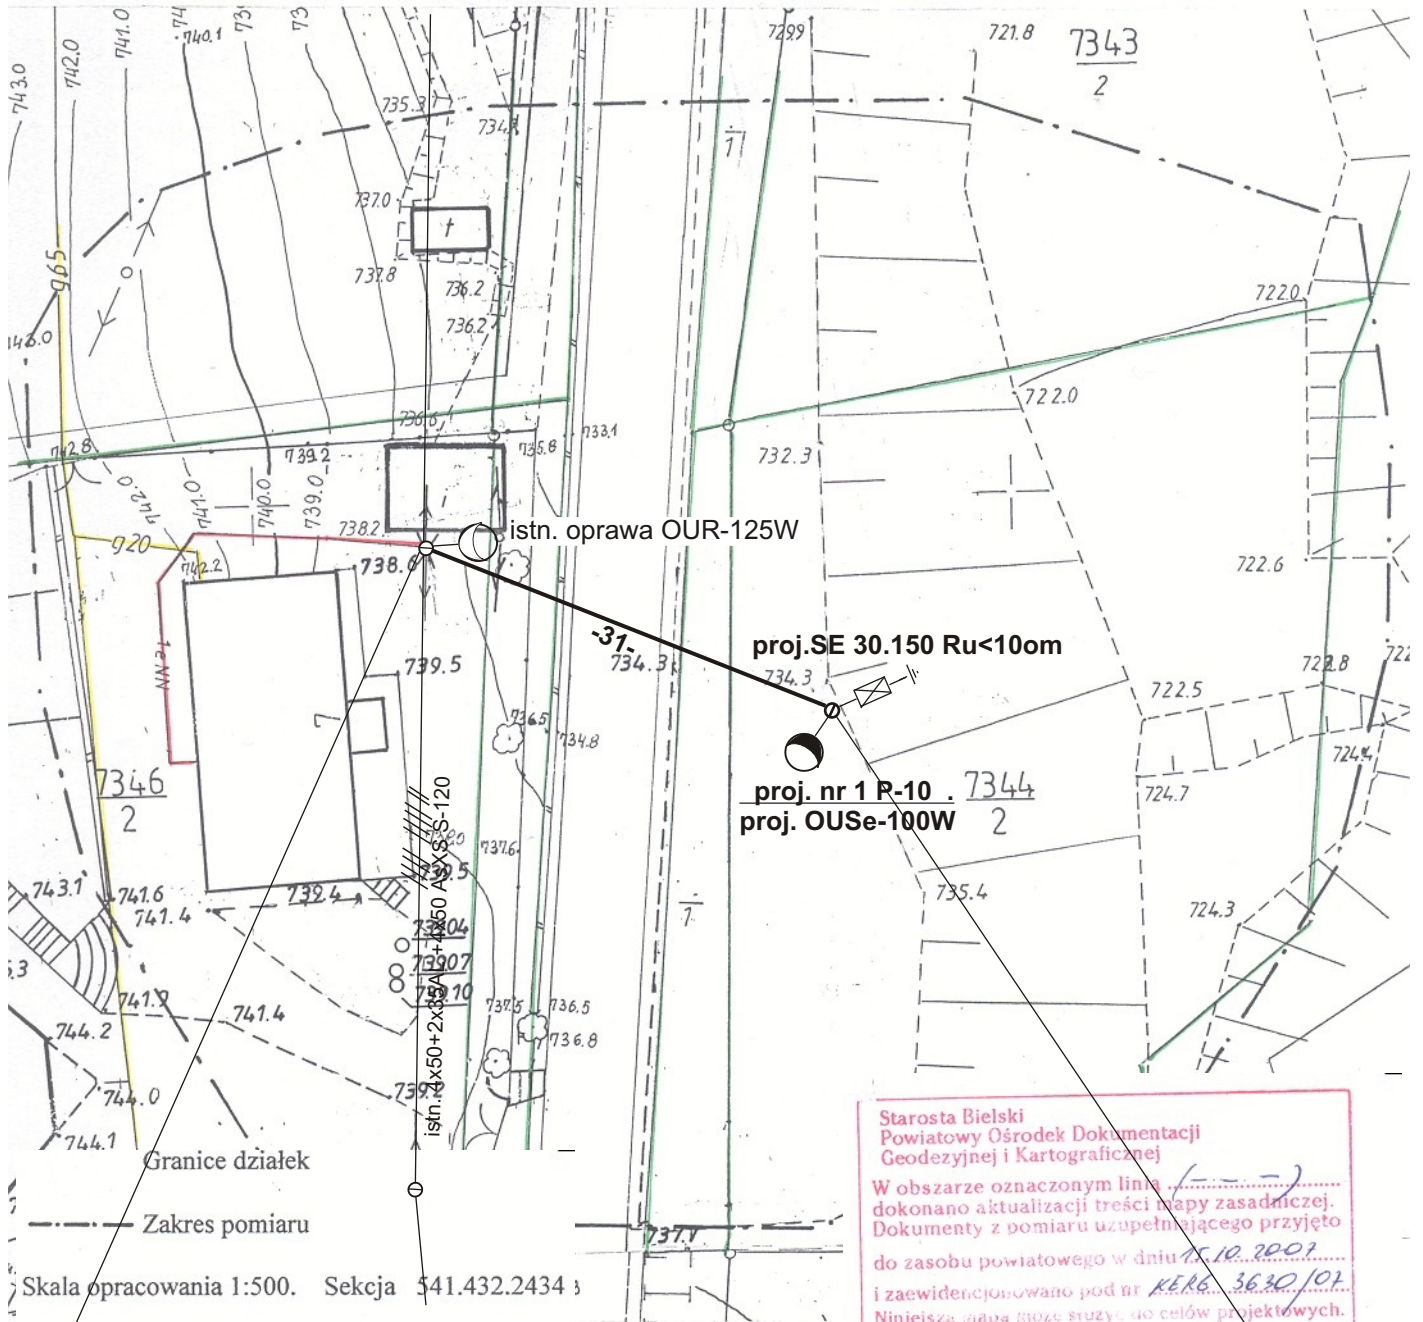

Starosta Bielski
Powiatowy Ośrodek Dokumentacji
Geodezyjnej i Kartograficznej

W obszarze oznaczonym linią (---) dokonano aktualizacji treści mapy zasadniczej. Dokumenty z pomiaru uzupełniającego przyjęto do zasobu powiatowego w dniu 15.10.2007 i zaewidencjonowano pod nr KERG. 3630/01. Niniejsza mapa może służyć do celów projektowych. Projektowane obiekty budowlane wymagające pozwolenia na budowę podlegają wytyczeniu i inwentaryzacji powykonawczej przez jednostki uprawnione do wykonywania prac geodezyjnych.

PROJ. LINIA NAPOWIETRZNA OŚWIETLENIA ULICZNEGO TYPU

2x25 AsXS DŁ. 31mb NAPRĘŻENIE 20 Mpa

UKŁAD SIECI NN - TT

mgr inż. JAROSŁAW SMOCZYŃSKI
GEODETA UPRAWNIONY
Rejestr MG.R.I.B. nr 2127
43-370 SZCZYRK - Skł. Docz. 48
ul. Jasna 9 - Tel. 817-87-30

LEGENDA:

- istn. linia napowietrzna n.n.
- proj. linia oświetlenia ulicznego.
- ⊙ proj. słup linii oświetleniowej
- ⊙ proj. oprawa oświetleniowa
- ⊙ istn. oprawa oświetleniowa

Nazwa obiektu: budowa linii oświetlenia ulicznego ze st.tr. S-120 Szczyrk Salmopol II		Branża: Elektryczna	Rys. nr IV/3/2
Adres obiektu: Szczyrk ul. Wiślańska		Podpis:	Skala: 1:500
Projektował: Roman Dobrzański		Nr uprawnień:	Data: 10-2007
Nazwa rysunku:	Plan sytuacyjny trasy linii oświetlenia ulicznego.		
Inwestor:	Urząd Miasta w Szczyrku 43-370 Szczyrk ul. Beskidzka 4		

mgr inż. Jarosław Smoczyński
Inspektor