

AKTUALIZACJA MAPY SYTUACYJNO WYSOKOŚCIOWEJ W ZAKRESIE SYTUACJI, WYSOKOŚCI I UZBROJENIA BEZ POMIARU GRANIC

Szczyrk ul. Bukowa

Starosta Bielski
Powiatowy Ośrodek Dokumentacji
Geodezyjnej i Kartograficznej

W obszarze oznaczonym linią
dokonano aktualizacji treści mapy zasadniczej
Dokumenty z pomiaru uzupełniającego przyjęto
do zasobu powiatowego w dniu 20.12.2007
16-26-10490
i zaewidencjonowano pod nr
Niniejsza mapa może służyć do celów projektowych.
Projektowane obiekty budowlane wymagające pozwolenia
na budowę podlegają wytyczeniu i inwentaryzacji powyko-
nawczej przez jednostki uprawnione do wykonywania
prac geodezyjnych.

B-miade
(miejscowość i data)


z up
(imię i nazwisko, podpis, stanowisko
służbowe osoby upoważnionej)

zakres pomiaru

sekcja 541.441.0124, 0142 skala 1:500

Wyk. mgr inż. J. Smoczyński
Ks. rob. 341/2007
Szczyrk dn. 20.12.2007r.

mgr inż. JAROSŁAW SMOCZYŃSKI
GEODETA UPRAWNIONY
Rejestr M.G.P. 12127
43-370 SZCZYRK, sk. poczt. 48
ul. Jasna 9 - Tel. 178-730

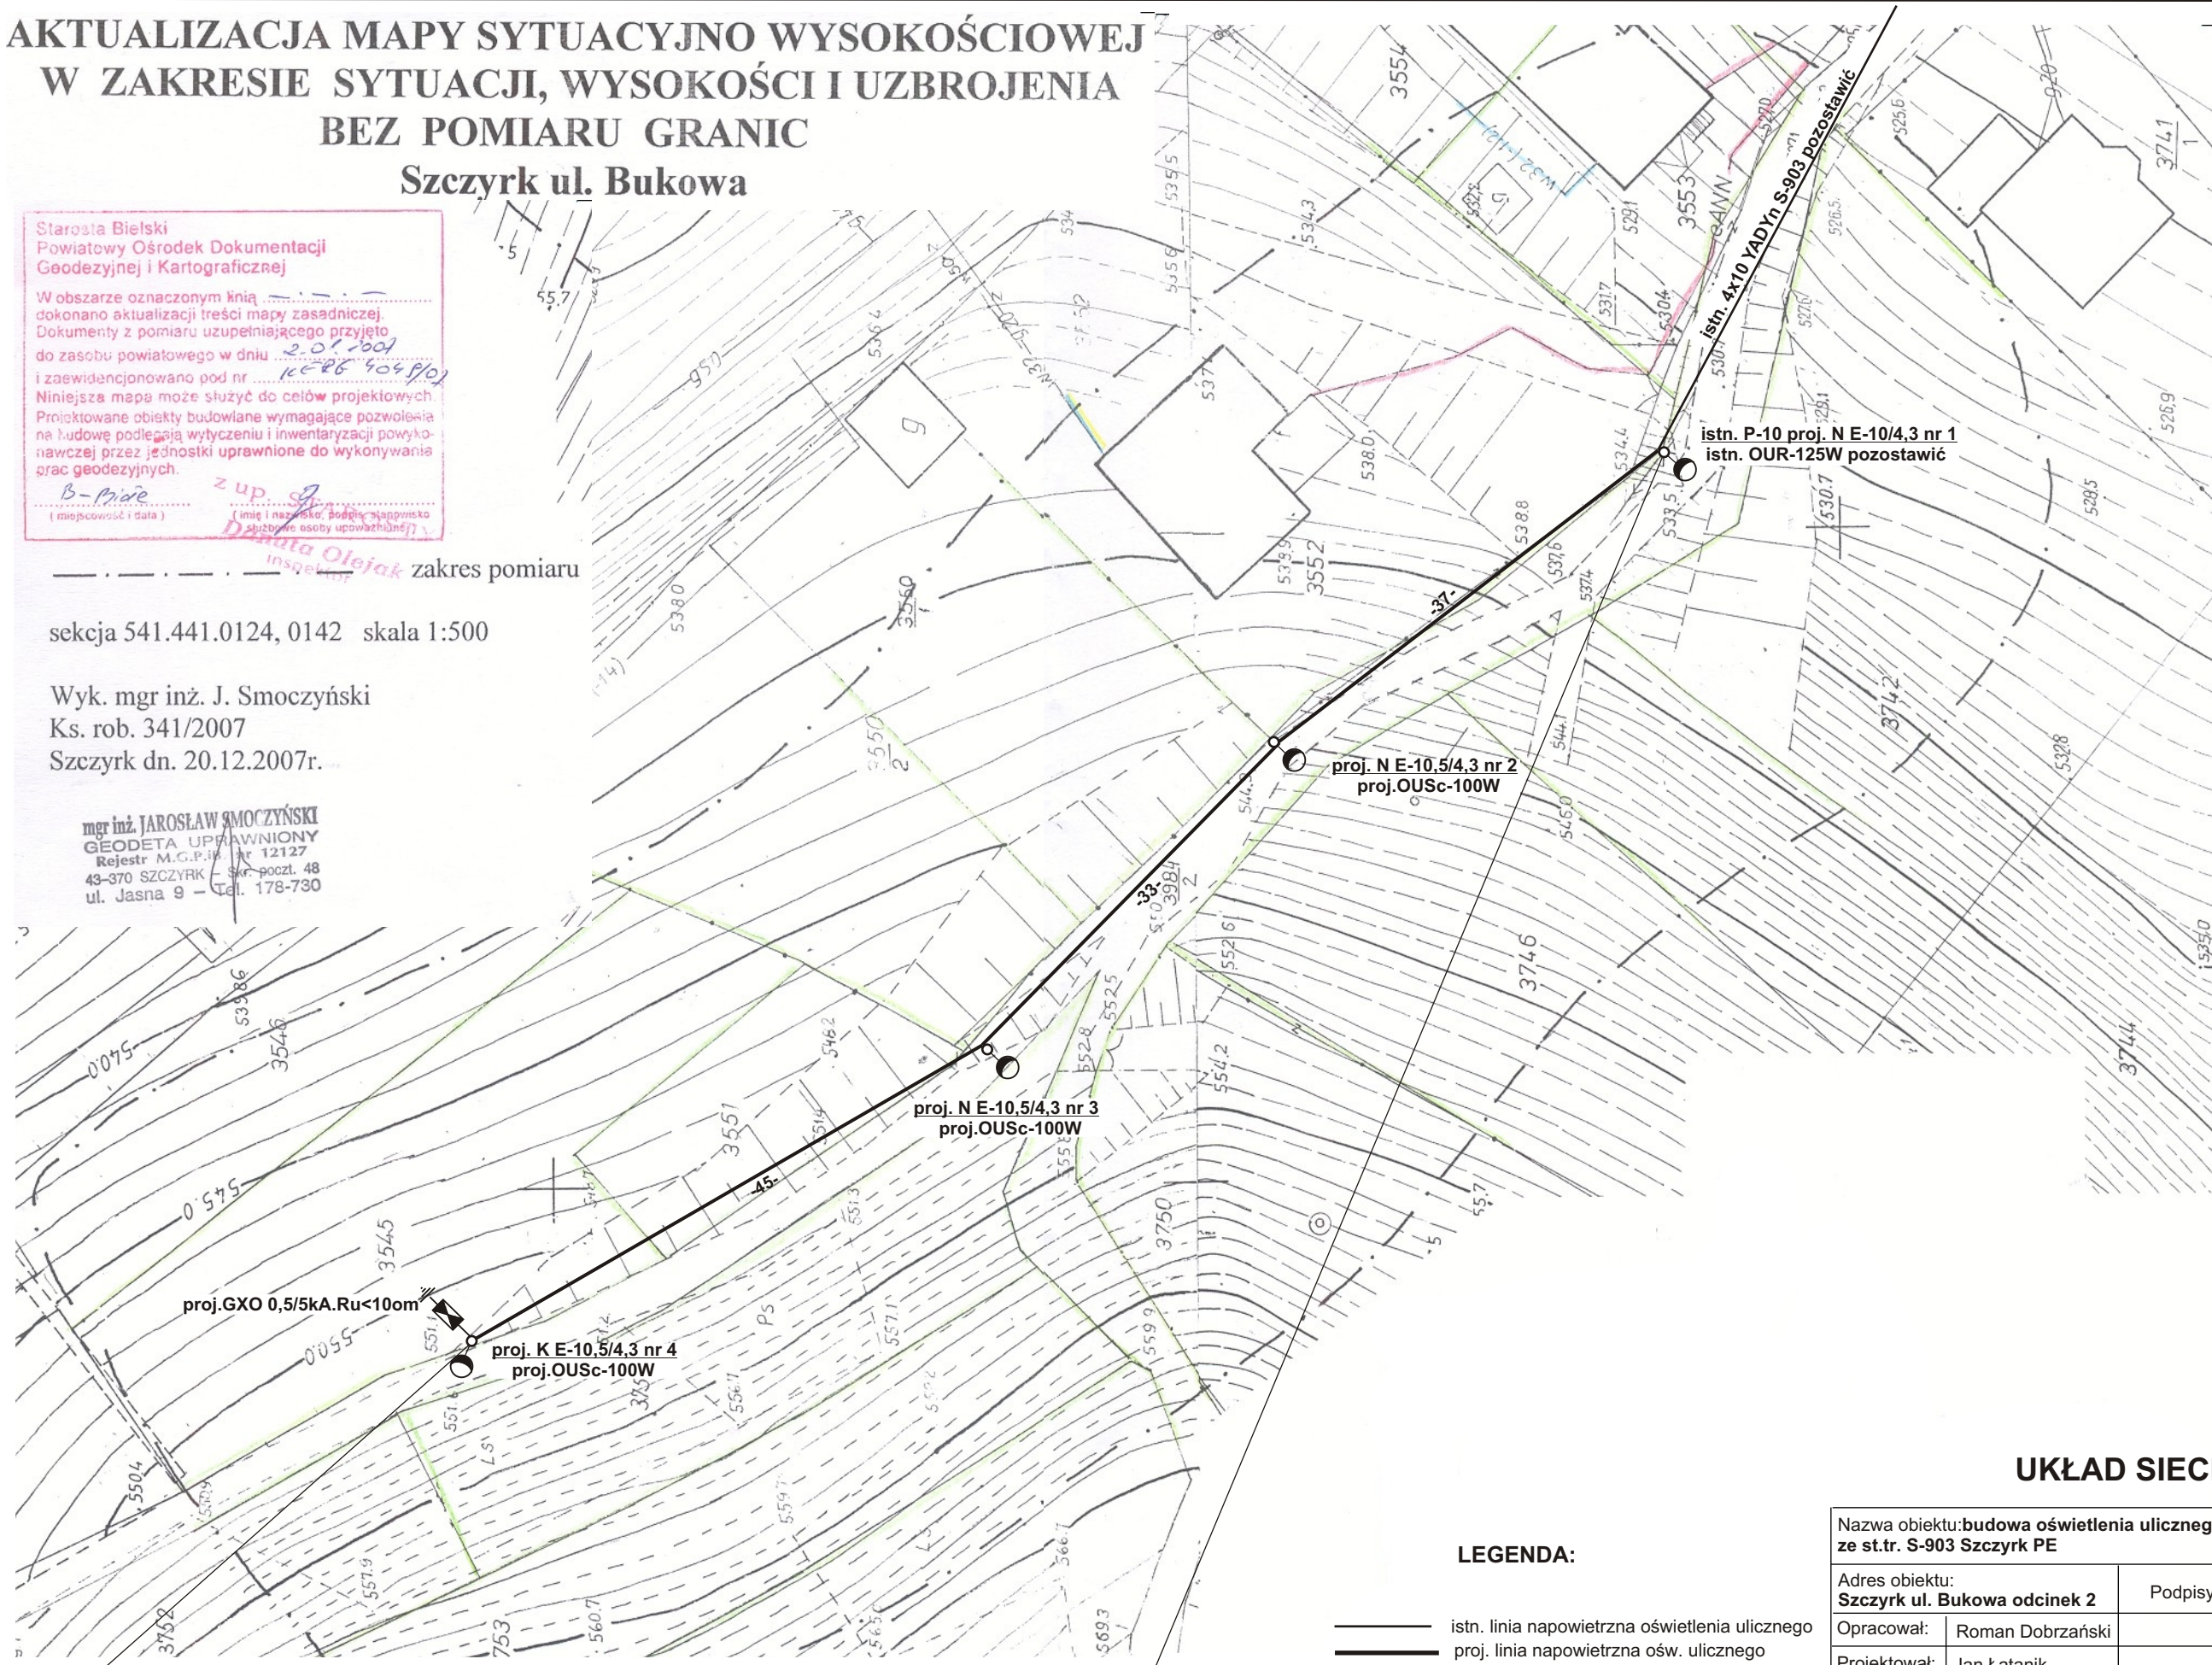

**PROJ. LINIA NAPOWIETRZNA OŚWIETLENIA ULICZNEGO TYPU
AsXS 4x25mm² dł. 115mb NAPRĘŻENIE 25MPa**

LEGENDA:

- istn. linia napowietrzna oświetlenia ulicznego
- proj. linia napowietrzna ośw. ulicznego
- istn. słup linii oświetleniowej
- proj. słupy oświetleniowe
- proj. oprawy oświetleniowe

UKŁAD SIECI NN - TT

Nazwa obiektu: budowa oświetlenia ulicznego ze st.tr. S-903 Szczyrk PE		Branża: Elektryczna	Rys. nr III/5/2
Adres obiektu: Szczyrk ul. Bukowa odcinek 2	Podpisy:	Nr uprawnień:	Skala: 1:500
Opracował: Roman Dobrzański		Nr ewid. 70/94 B-B	Data: 01-2008
Projektował: Jan Łatanik		Nr ewid. 128/93 B-B	
Nazwa rysunku:	Plan sytuacyjny trasy linii oświetlenia ulicznego.		
Inwestor:	Urząd Miasta w Szczyрку 43-370 Szczyrk ul. Beskidzka 4		