


rzut piwnic skala 1:100

| | |
|--------------------------------|-------------------------------|
| 0.1 | przed - magazyn |
| 6,27 m ² | plytki gresowe antypoślizgowe |
| 0.2 | pomieszczenie porządkowe |
| 2,55 m ² | plytki gresowe antypoślizgowe |
| 0.3 | magazyn napojów |
| 2,78 m ² | plytki gresowe antypoślizgowe |
| 0.4 | magazyn chłodn.-mroźn. |
| 6,33 m ² | plytki gresowe antypoślizgowe |
| 0.5 | komunikacja |
| 9,75 m ² | plytki gresowe antypoślizgowe |
| 0.6 | magazyn warzyw i owoców |
| 7,10 m ² | plytki gresowe antypoślizgowe |
| 0.7 | próbkni |
| 1,97 m ² | plytki gresowe antypoślizgowe |
| 0.8 | przygotowania warzyw i jaj |
| 6,45 m ² | plytki gresowe antypoślizgowe |
| 0.9 | przygotowania mięsa |
| 6,03 m ² | plytki gresowe antypoślizgowe |
| 0.10 | pom. socjalne z węzłem sanit. |
| 7,15 m ² | plytki gresowe antypoślizgowe |
| 0.11 | komunikacja |
| 4,73 m ² | plytki gresowe antypoślizgowe |
| 0.11a | magazyn czystych pojemników |
| 3,10 m ² | plytki gresowe antypoślizgowe |
| 0.12 | komunikacja |
| 13,05 m ² | plytki gresowe antypoślizgowe |
| 0.13 | myjnia pojemników |
| 5,65 m ² | istn. lasifitico |
| 0.14 | magazyn produktów suchych |
| 4,25 m ² | istn. lasifitico |
| 0.15 | kuchnia |
| 24,10 m ² | plytki gresowe antypoślizgowe |
| 0.16 | komunikacja |
| 4,13 m ² | plytki gresowe antypoślizgowe |
| 0.17 | magazyn sprzętu terenowego |
| 4,10 m ² | plytki gresowe antypoślizgowe |
| 0.18 | wc |
| 3,80 m ² | plytki gresowe antypoślizgowe |
| 0.D | dźwąg z maszynownią |
| 2,40 m ² | wylewka betonowa |
| pom. poza zakresem opracowania | |
| 0.20 | komunikacja |
| 9,00 m ² | posadzka istniejąca |
| 0.21 | jadalnia |
| 22,55 m ² | posadzka istniejąca |
| 0.22 | komunikacja |
| 14,45 m ² | posadzka istniejąca |
| 0.23 | klatka schodowa |
| 6,40 m ² | posadzka istniejąca |
| 0.24 | pomieszczenie pomocnicze |
| 1,53 m ² | posadzka istniejąca |
| 0.25 | pomieszczenie pomocnicze |
| 5,50 m ² | posadzka istniejąca |
| 0.26 | kotłownia |
| 12,95 m ² | posadzka istniejąca |
| 0.27 | pomieszczenie pomocnicze |
| 5,50 m ² | posadzka istniejąca |

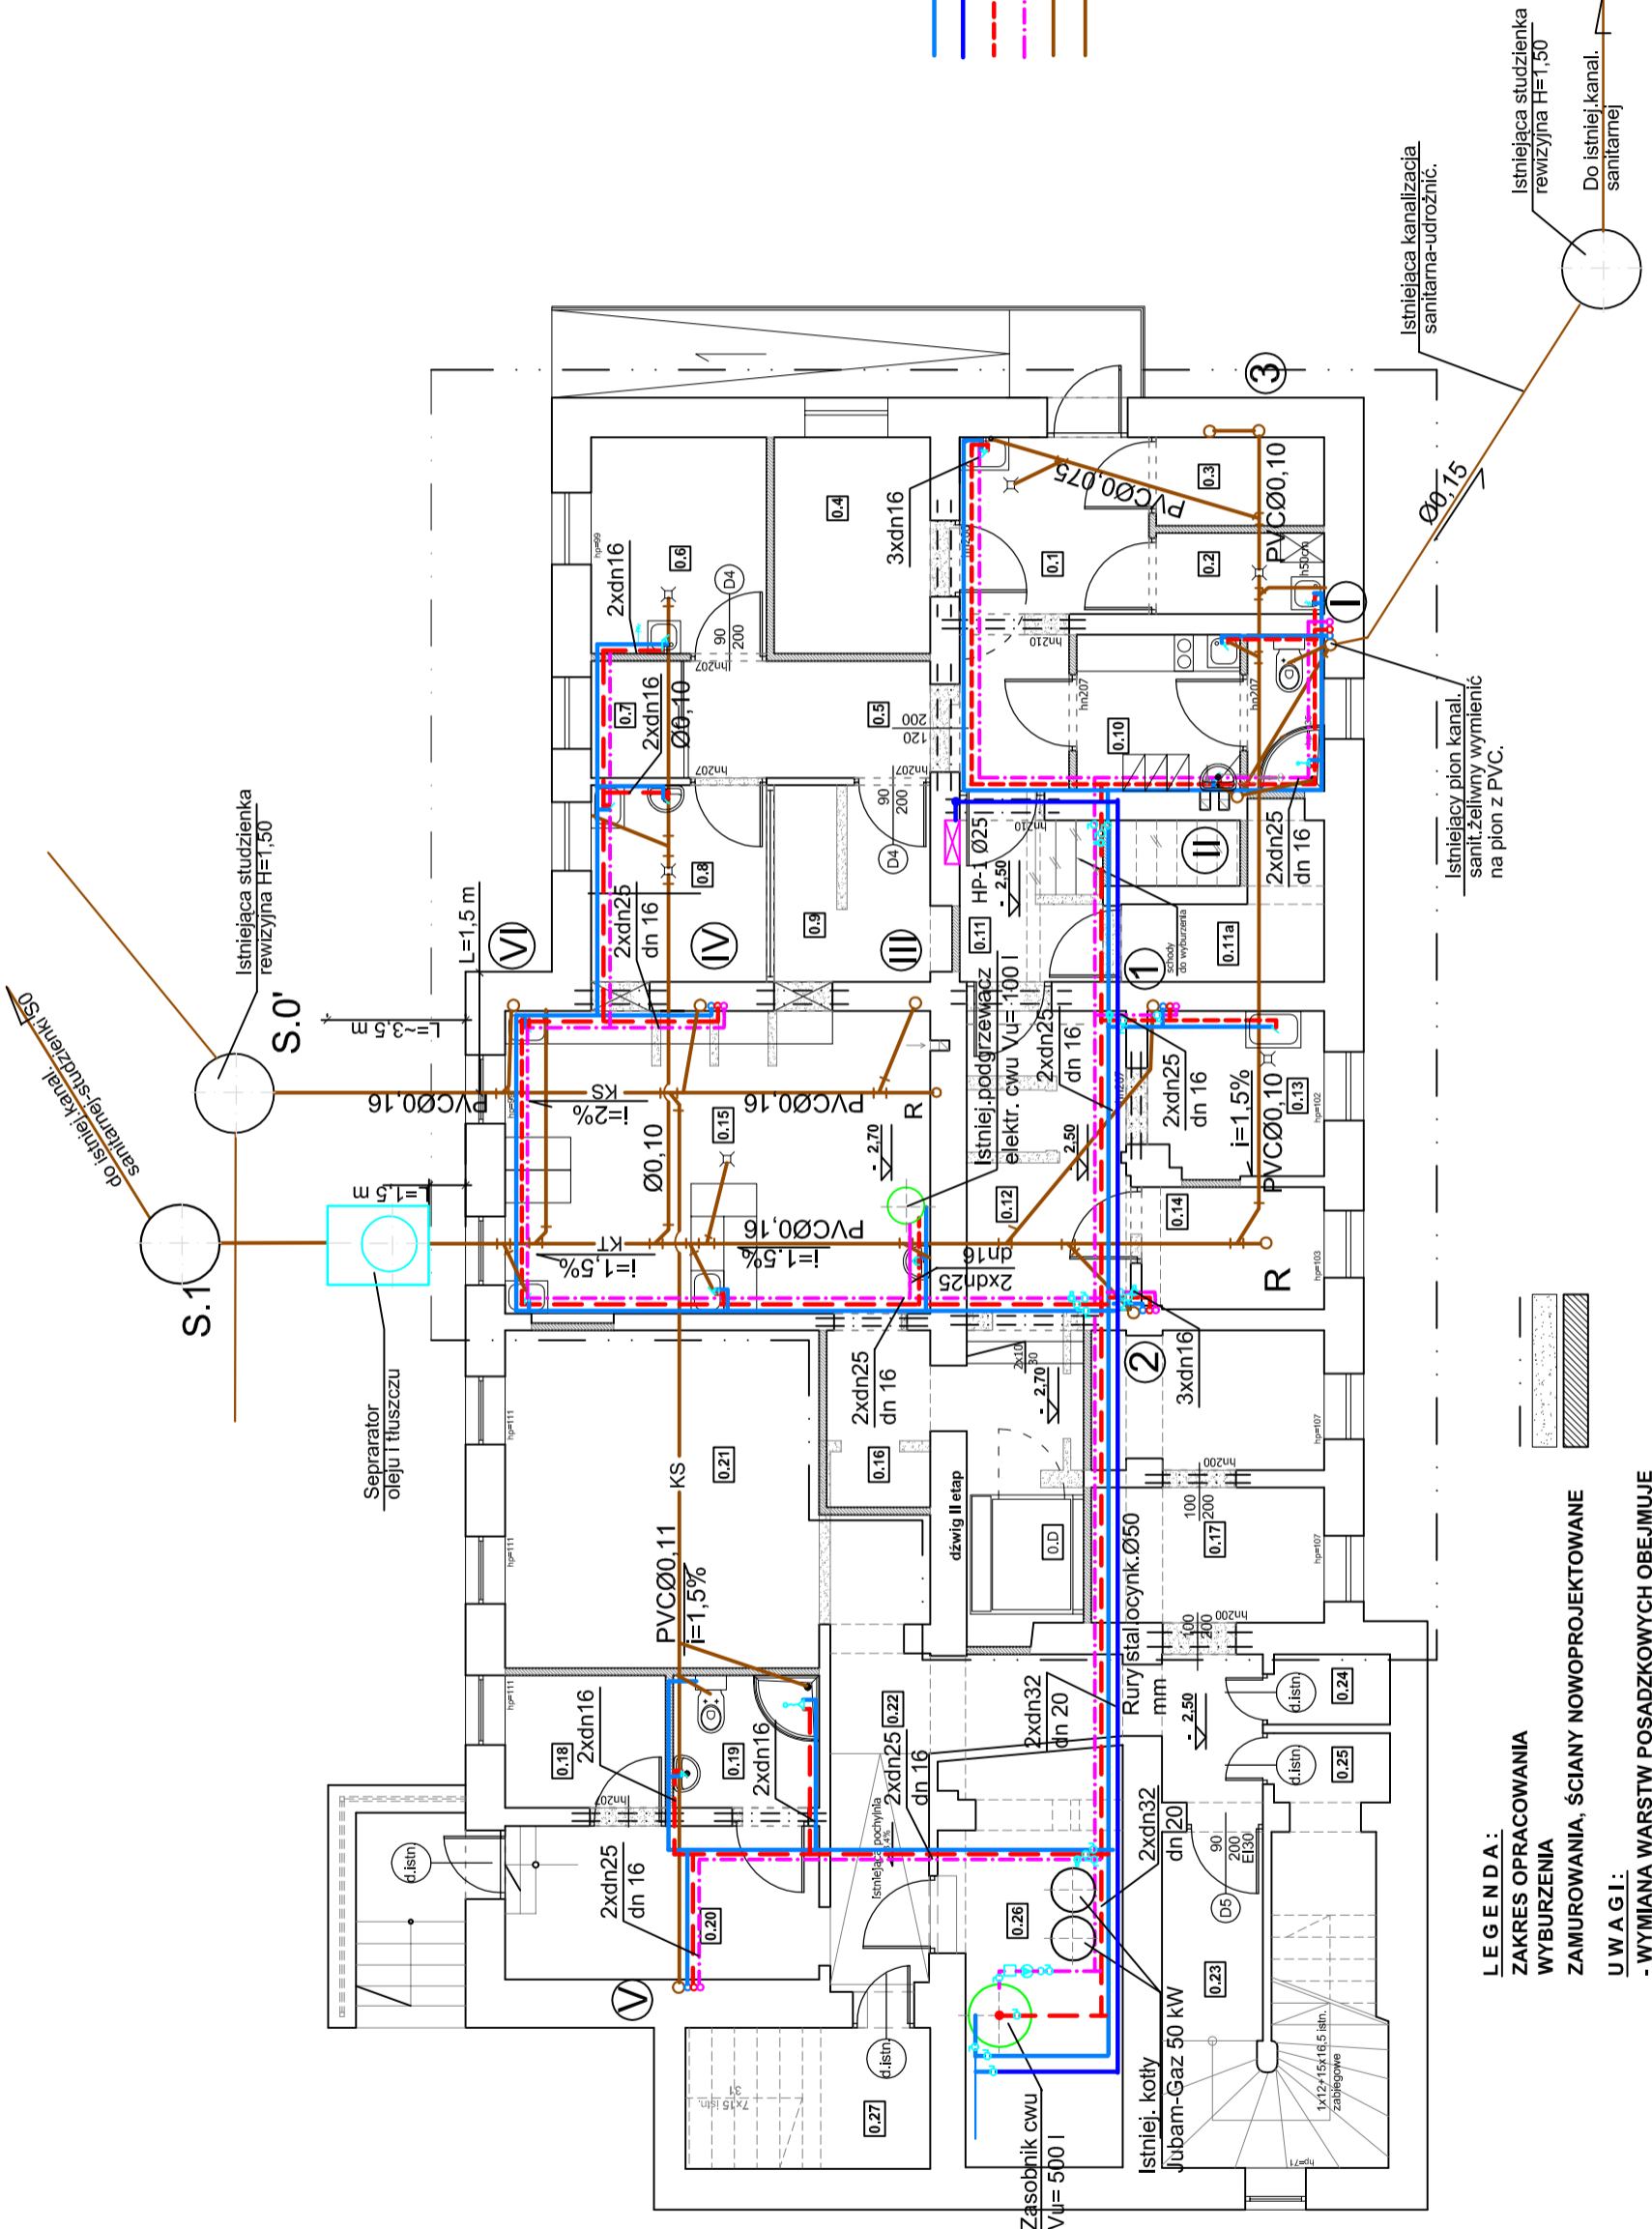

- OZNACZENIA:**
- instalacja wody zimnej
 - instalacja hydrantowa
 - instalacja wody ciepłej
 - cyrkulacja
 - kanalizacja sanitarna
 - kanalizacja technologiczna
 - piony kanalizacji sanitarnej
 - piony kanalizacji technologicznej

USŁUGI PROJEKTOWE
 Edward NOWAK ul. Jasna 93 43-360 Bystra
 tel./fax (033)817 08 58, tel.kom. 0 605 555 973

Zmiana sposobu użytkowania części pomieszczeń szkoły podst. na przedszkole w Szczyrkul-Biłej przy ul. Górskiej 104

Instalacja wod-kan, cwu, p.poż. oraz wymiary grzejników.

czerwiec 2007

Instalacyjna

1 : 100

P.B.

RZUT PIWNIC-Instalacja wod-kan i cwu

Edward Nowak
 nr upr. 38/M/84

mgr inż. Paweł Zawalski
 nr upr. 529/74/KI

Nr rysunku
 2

Ten rysunek jest naszą własnością. Nie wolno z niego korzystać i powielać go bez naszego pisemnego pozwolenia. Nie wolno go również udzielać i przekazywać osobom trzecim.

LEGENDA:

ZAKRES OPRACOWANIA

WYBURZENIA

ZAMUROWANIA, ŚCIANY NOWOPROJEKTOWANE

UWAGI:

- WYMIANA WARSTW POSADZKOWYCH OBEJMUJE POMIESZCZENIA OBJĘTE ZAKRESEM OPRACOWANIA

Istniejący pion kan. sanit. żelazny, wymiennie na pion z PVC.

Istniejąca kanalizacja sanitarna-udrożnić.

Istniejąca studzienka rewizyjna H=1,50

Do istniejącej sanitarniej