


rzut piętra skala 1:100

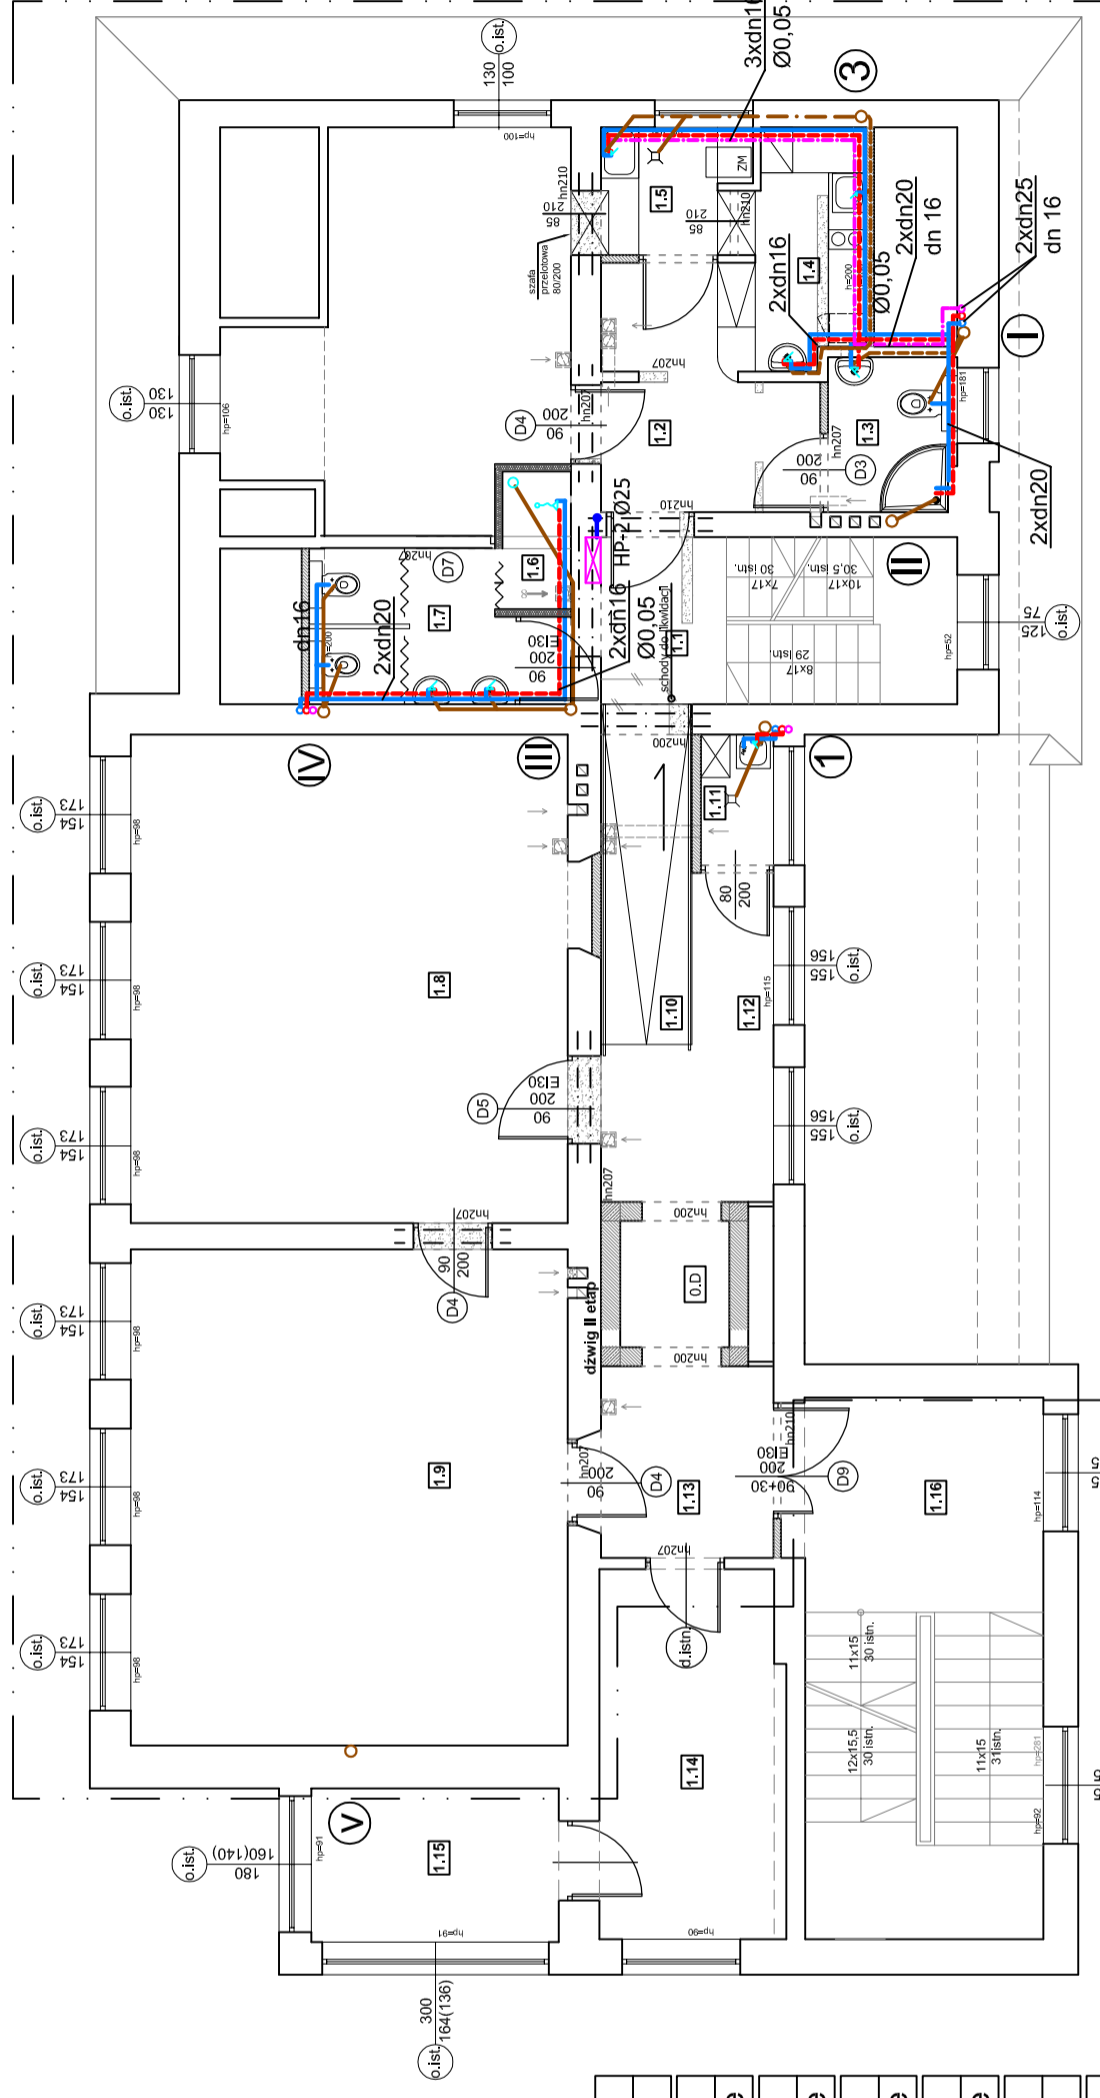

LEGENDA:

- ZAKRES OPRACOWANIA**
WYBURZENIA
ZAMUROWANIA, ŚCIANY NOWOPROJEKTOWANE
NOWOPROJEKTOWANA WENTYLACJA
UWAGI:
 - WYMIANA WARSTW POSADZKOWYCH OBEJMUJE
 POMIESZCZENIA OBJĘTE ZAKRESEM OPRACOWANIA

- OZNACZENIA:**
 - instalacja wody zimnej
 - instalacja wody ciepłej
 - cyrkulacja
 - kanalizacja sanitarna
 - piony kanalizacji sanitarnej
 - piony kanalizacji technologicznej
 - instalacja hydrantowa

1.1	klatka schodowa
10,40 m ²	istn. lastrico
1.2	komunikacja
7,77 m ²	plytki gresowe antypoślizgowe
1.3	łazienka
3,43 m ²	plytki gresowe antypoślizgowe
1.4	przygotownia podręczna
4,80 m ²	plytki gresowe antypoślizgowe
1.5	zmywalnia
2,95 m ²	plytki gresowe antypoślizgowe
1.6	sala zabaw - świetlica
19,76 m ²	panele
1.7	węzeł sanitarny
7,20 m ²	plytki gresowe antypoślizgowe
1.8	sala zajęć
37,34 m ²	panele
1.9	komunikacja - pochylnia
5,40 m ²	plytki gresowe antypoślizgowe
1.10	pomieszczenie gospodarcze
1,66 m ²	plytki gresowe antypoślizgowe
1.11	komunikacja
7,20 m ²	plytki gresowe antypoślizgowe



USŁUGI PROJEKTOWE
 Edward NOWAK ul. Jasna 93-43-360 Bystra
 tel./fax (033)817 08 58, tel.kom. 0 605 555 973

Zmiana sposobu użytkowania części pomieszczeń szkoły
 podst.na przedszkole w Szczyrkui-Bitej przy ul.Górskiej 104

Instalacja wod-kan, cwu, p.poż. oraz wymiany grzejników.
 czerwiec 2007
 instalacyjna

RZUT PIĘTRA-instalacja wod-kan i cwu

Edward Nowak
 nr upr. 38/M/84
 mgr inż. Paweł Zawalski
 nr upr. 529/74/K1

Nr rysunku 4

Ten rysunek jest naszą własnością. Nie wolno z niego korzystać i powielać go bez naszego pisemnego pozwolenia. Nie wolno go również udostępniać i praktykować osobom trzecim.